 



Consultare l'elenco cavi n.1 "LUCIDI VIA" per ulteriori dettagli

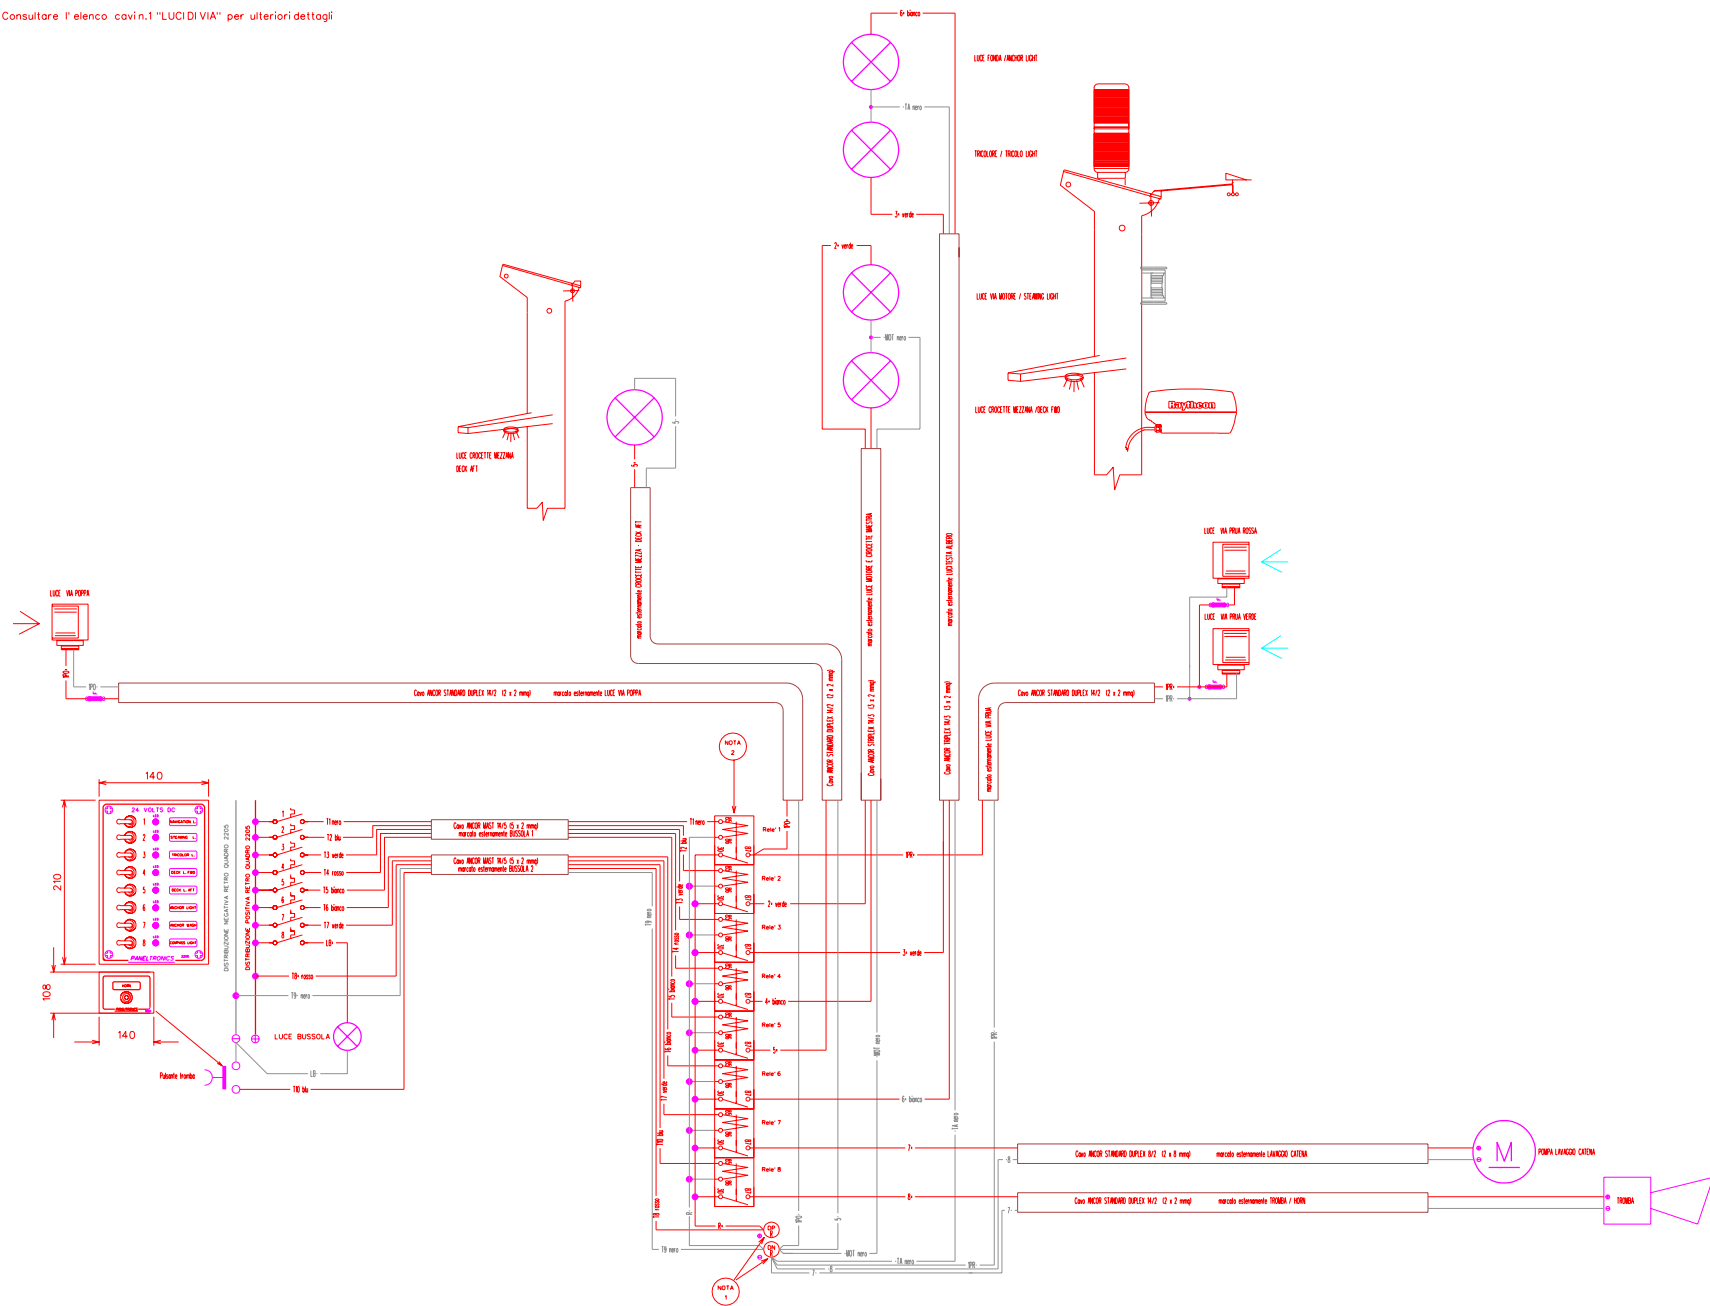

NOTE 1 Per ulteriori dettagli su tipo di file e loro collegamenti si veda il disegno "DETTAGLIO COLLEGAMENTI ELETTRICI RELE' LUCIDI VIA"

L'impianto elettrico riportato in questo disegno rispetta la normativa ISO / DIS 10133 Smallcraft - Electrical Systems - Extra low-voltage d.c. installations a cui si riferisce per l'installazione

DESIGN NUMBER : JAVELIN 2205	
TITLE : COLLEGAMENTI QUADRO ELETTRICO ESTERNO LUCI DI VIA	
FOR : TROMBA E LAVAGGIO CATERNA S/Y JAVELIN	
C.N. Valle Scrvia Srl Training Consult Engineering Naval Architect and Marine Engineering	
Via del Sale 1 20020 Cortina d'Isere (TN) Tel. +39 0461 909911 Fax. +39 0461 909917 www.vallescrvia.it www.cndvallescrvia.com it.cndvallescrvia.it	
COSTRUZIONE : N°: ...	
Date: _____ Drawn by: _____ Checked by: _____ File: JAVELIN_2205 Date: 22/06/2022 Alteration: 0	